
 


本設平面図
S=1:500

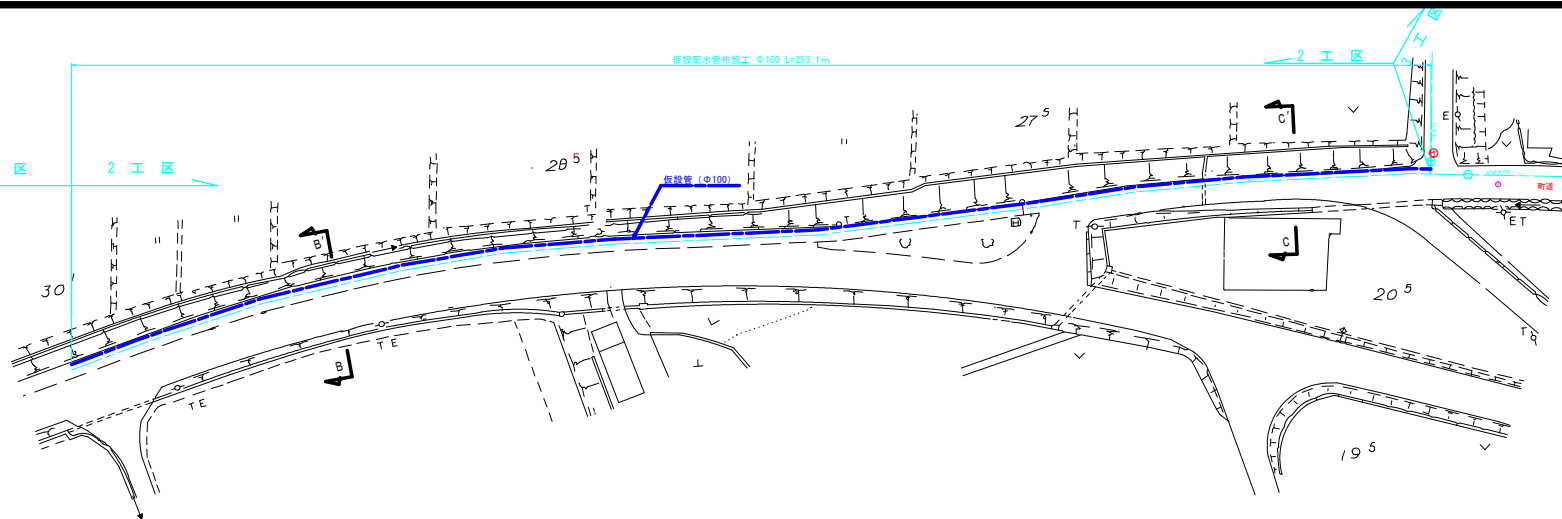

空気弁（機下R3-1工区設置）

空気弁（一時的に撤去）




仮設配管詳細図

S=NONE SCALE



既設管接続部

不断水分岐部

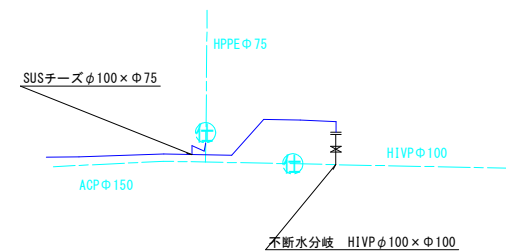


B - B'

C - C'



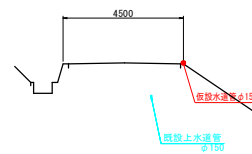
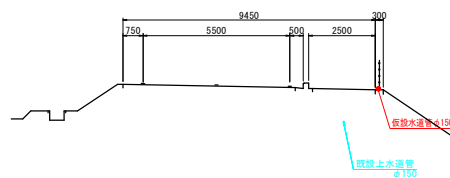


位置	等浦町大字 機下		
工事名	上水道配水管布設工 （機下地区R3-2工区）		
図名	平面図・配管図・標準断面図		
単位	m, mm	縮尺	図示
2 葉 中 / 1			
令和3年度施行 等浦町			

本設平面図
S=1:500

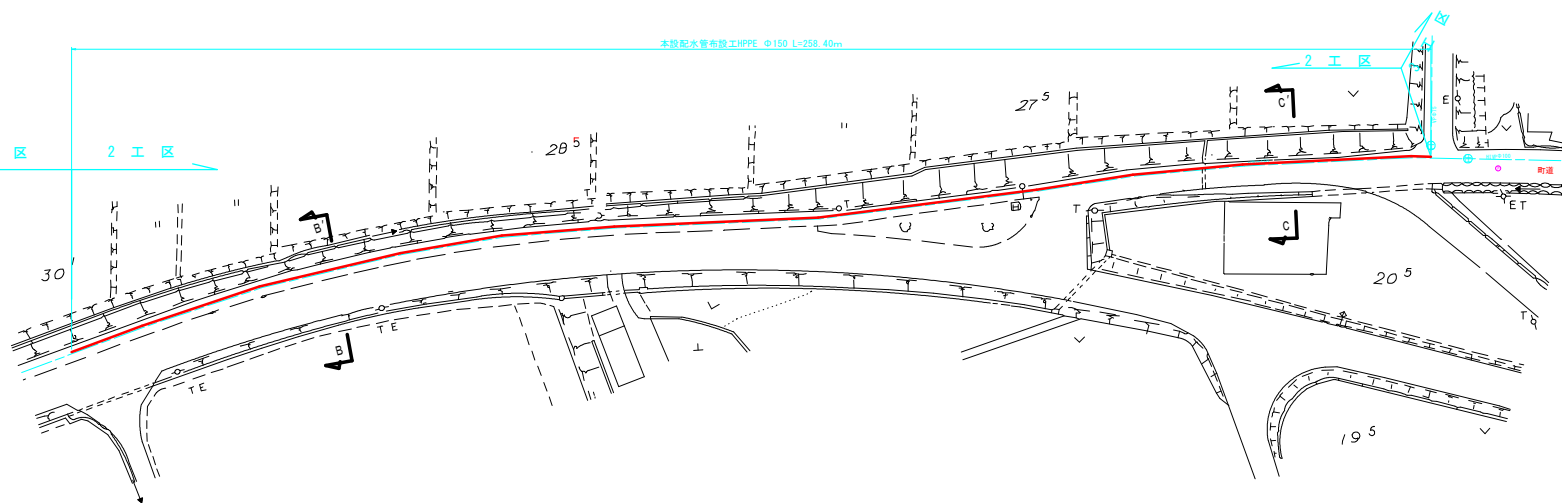

本設配管詳細図
S=NONE SCALE

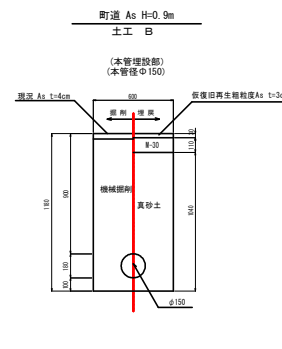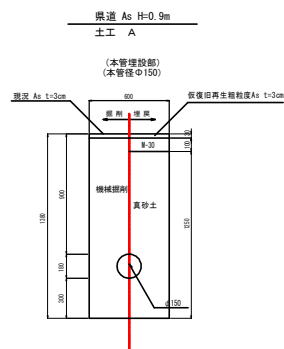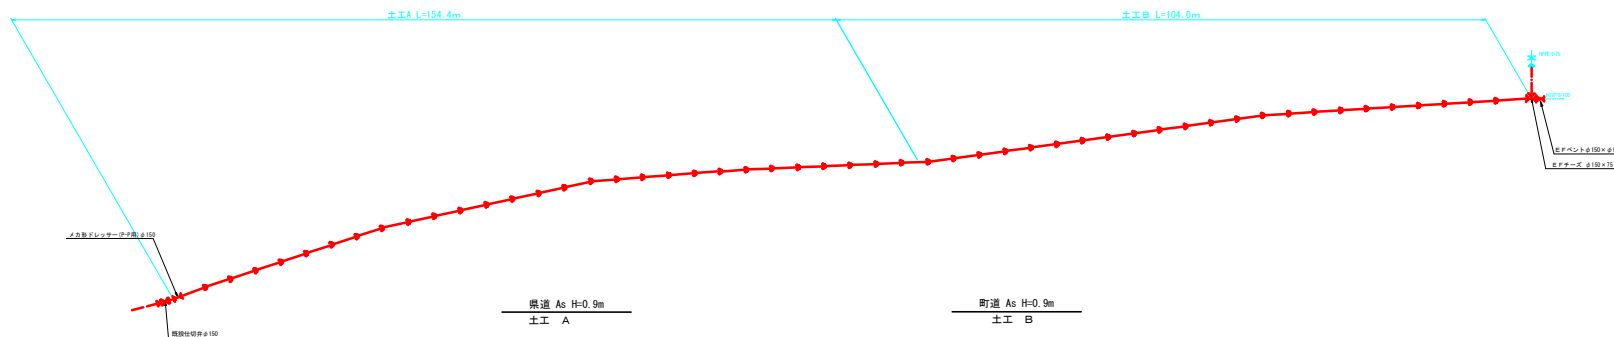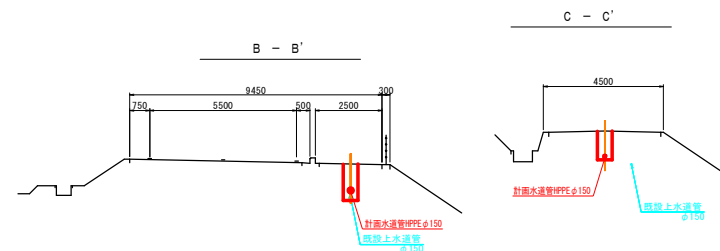

位置	等浦町大字 橋下		
工事名	上水道配水管布設工 (地下地区R3-2工区)		
図名	平面図・配管図・標準断面図		
単位	m, mm	縮尺	図示
2 葉 中 / 2			
令和3年度施行 等浦町			