


令和4年度

八橋小学校管理棟(図書室)空調更新工事

図面リスト			
A-0	表紙・図面リスト		
A-1	配置図 付近見取図 工事概要		
A-2	空調設備図		

		1級建築士登録第304900号 安谷 潔美		住空間デザイン カノン設計室 TEL 0858-52-1175 FAX 0858-52-1176	TITLE 八橋小学校管理棟(図書室)空調更新工事	NO A — 0
		DATE R4.6.5	CHIEF	DRAW	S 表紙・図面リスト	DRAWING NO

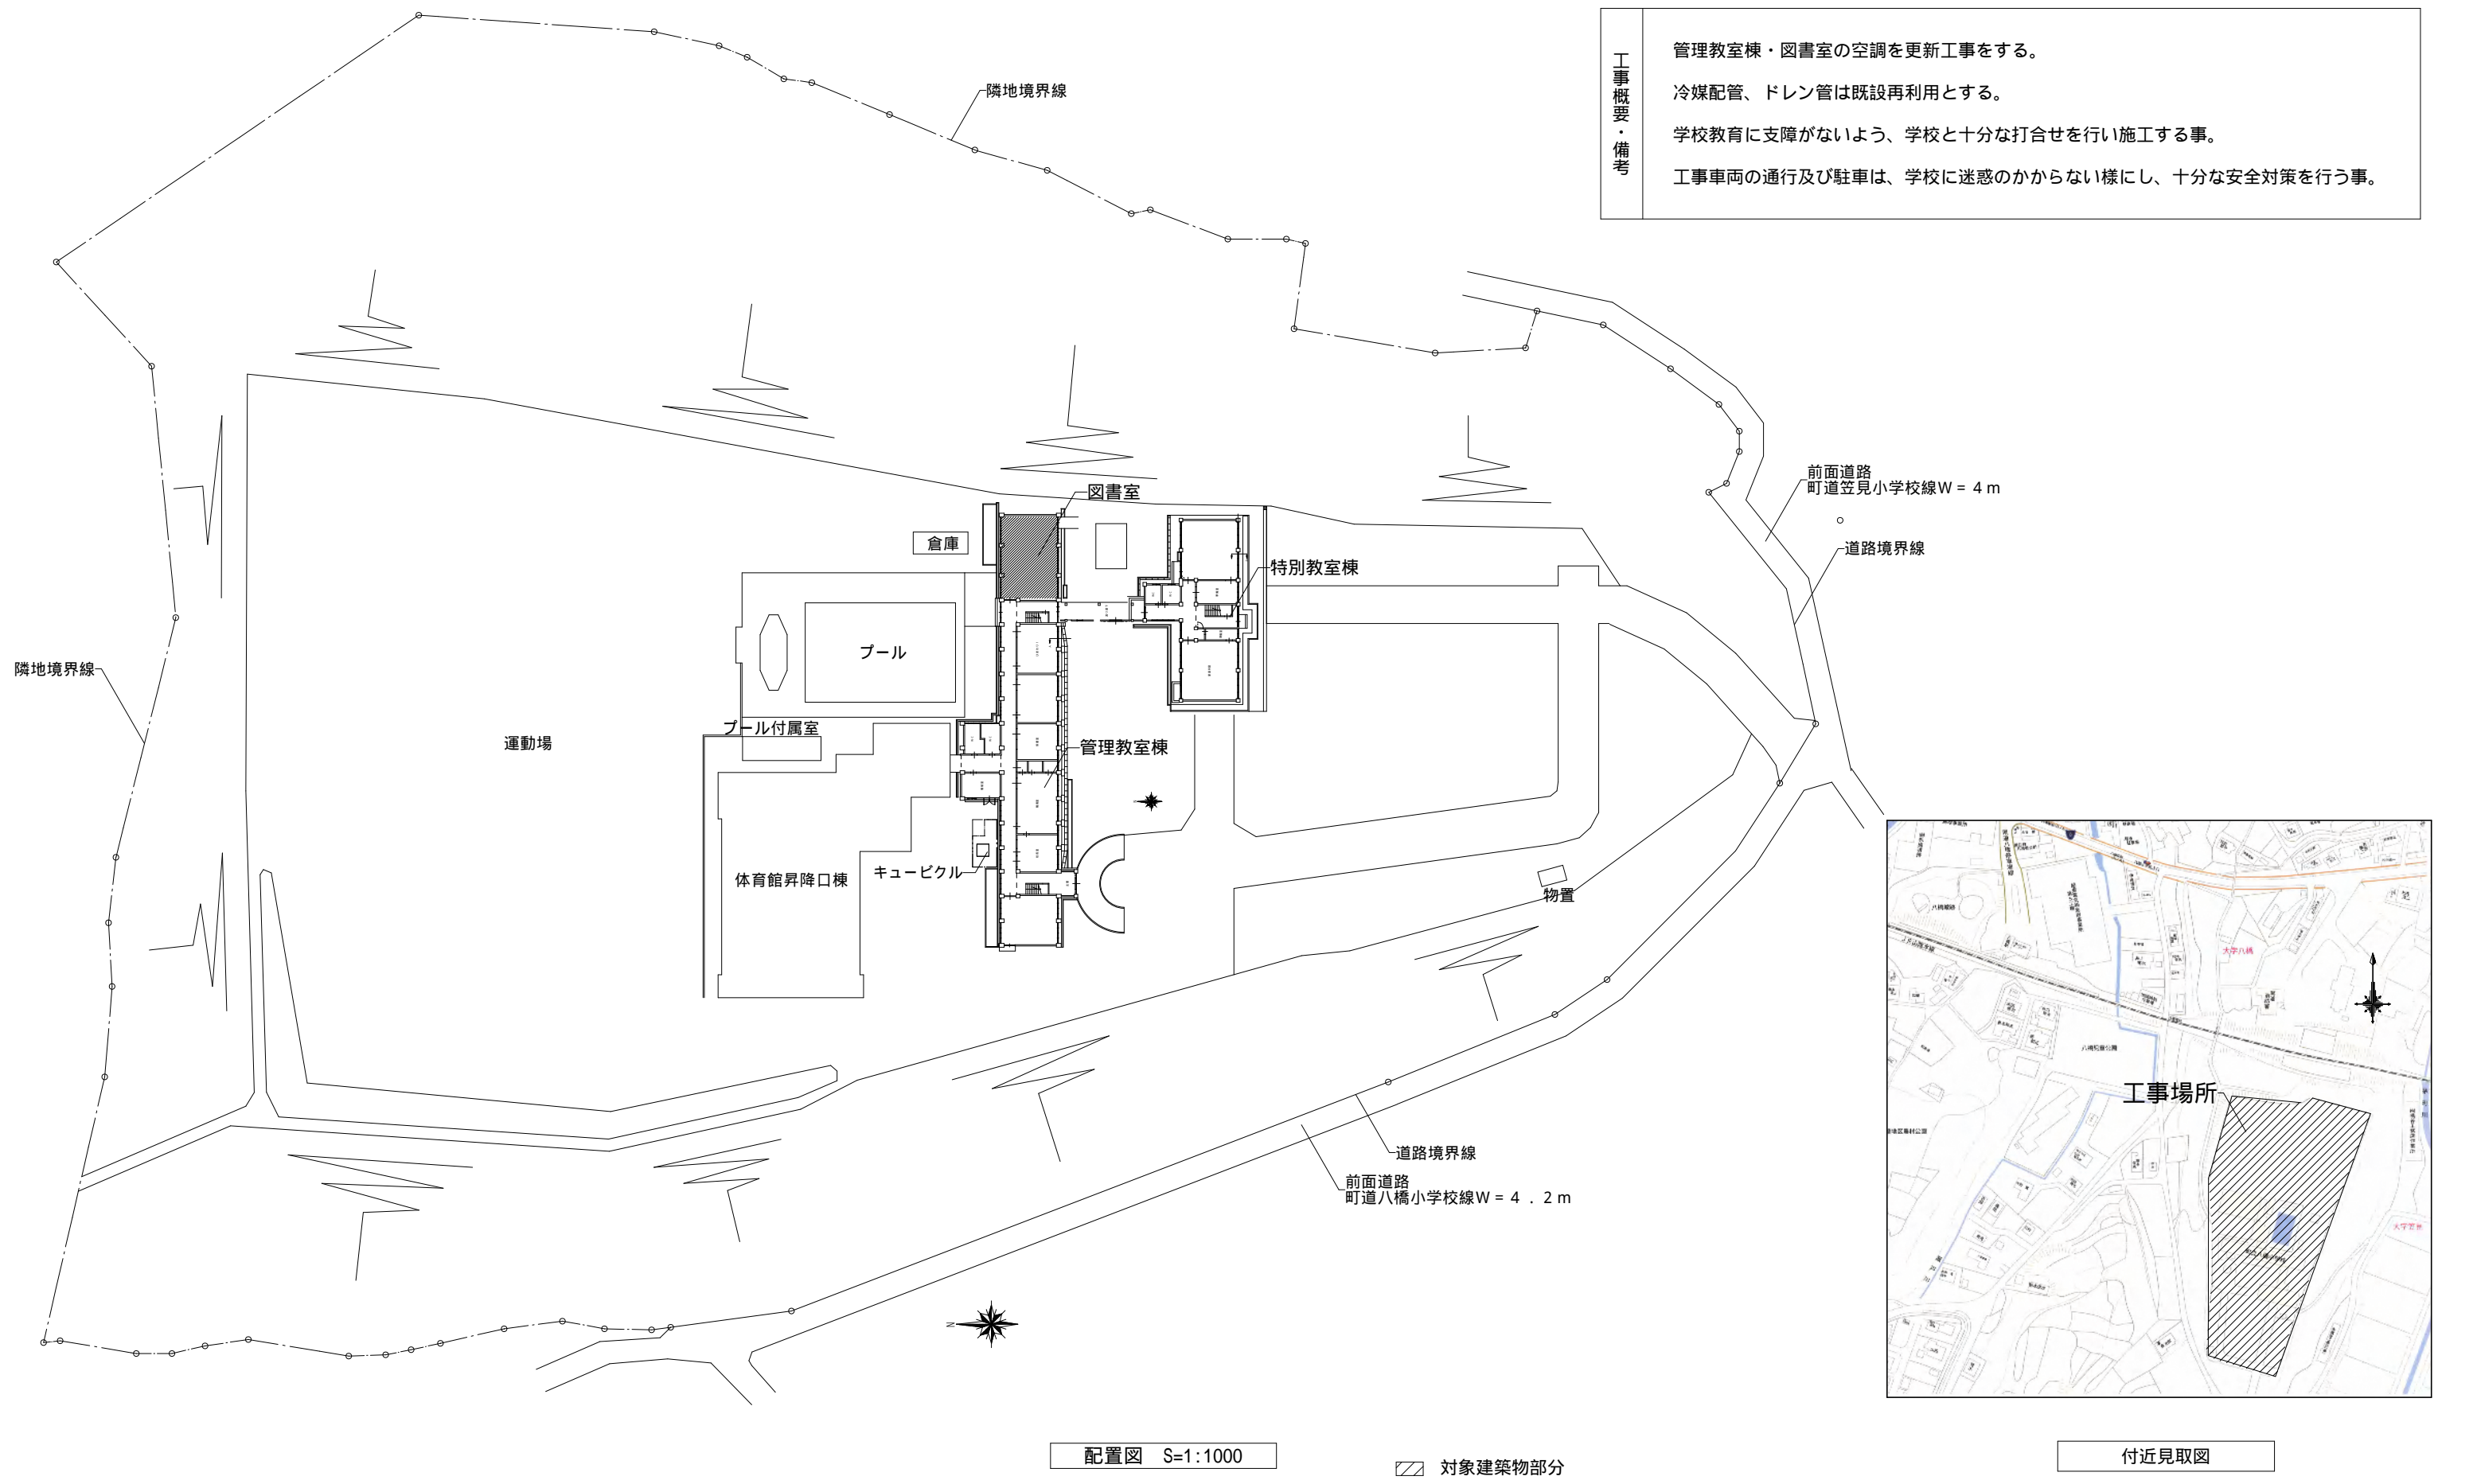

工事概要・備考	管理教室棟・図書室の空調を更新工事をする。
	冷媒配管、ドレン管は既設再利用とする。
	学校教育に支障がないよう、学校と十分な打合せを行い施工する事。
	工事車両の通行及び駐車は、学校に迷惑のかからない様にし、十分な安全対策を行う事。

			1級建築士登録第304900号 安谷 潔美	住空間デザイン カノン設計室 KANNON TEL 0858-52-1175 FAX 0858-52-1176	TITLE 八橋小学校管理棟(図書室)空調更新工事	NO A — 1		
			DATE R4.6.5		CHIEF	DRAW	配置図 付近見取図 工事概要 S S=1:1000	DRAWING NO

既設空調機器表

記号	名称	参考品番(室内機)	台数	記号	参考品番(室外機)	台数	備考
AC1	空冷ヒートポンプ	FDEP901LXA	4	A01	FDCP3351HLX	1	撤去処分

冷媒配管サイズ 被覆銅管		
9.52	保温厚	8mm
12.7	保温厚	10mm
15.88	保温厚	20mm
25.4	保温厚	20mm
ドレン配管 VP20		


令和4年度空調更新を
実施する部屋を表す。

室 名

新設空調機器表

品番は参考品である。

記号	名称	機種（参考品）	室内機（参考品番）	台数	記号	室外機（参考品番）	台数	冷房能力 (KW)	暖房能力 (KW)	電源	架台 (参考品番)	備考
AC1	空冷ヒートポンプ	三菱重工ビル用マルチエアコン リフレッシュマルチ室外機 耐重塩害仕様 (FDCRSP3354HLXB)	FDEP905LXA	4	A01	FDCRSP3354HLXB	1	33.5	37.5	単相200V	架台H500 PB-135-M	防雪ネット 転倒防止金具 高調波抑制対策

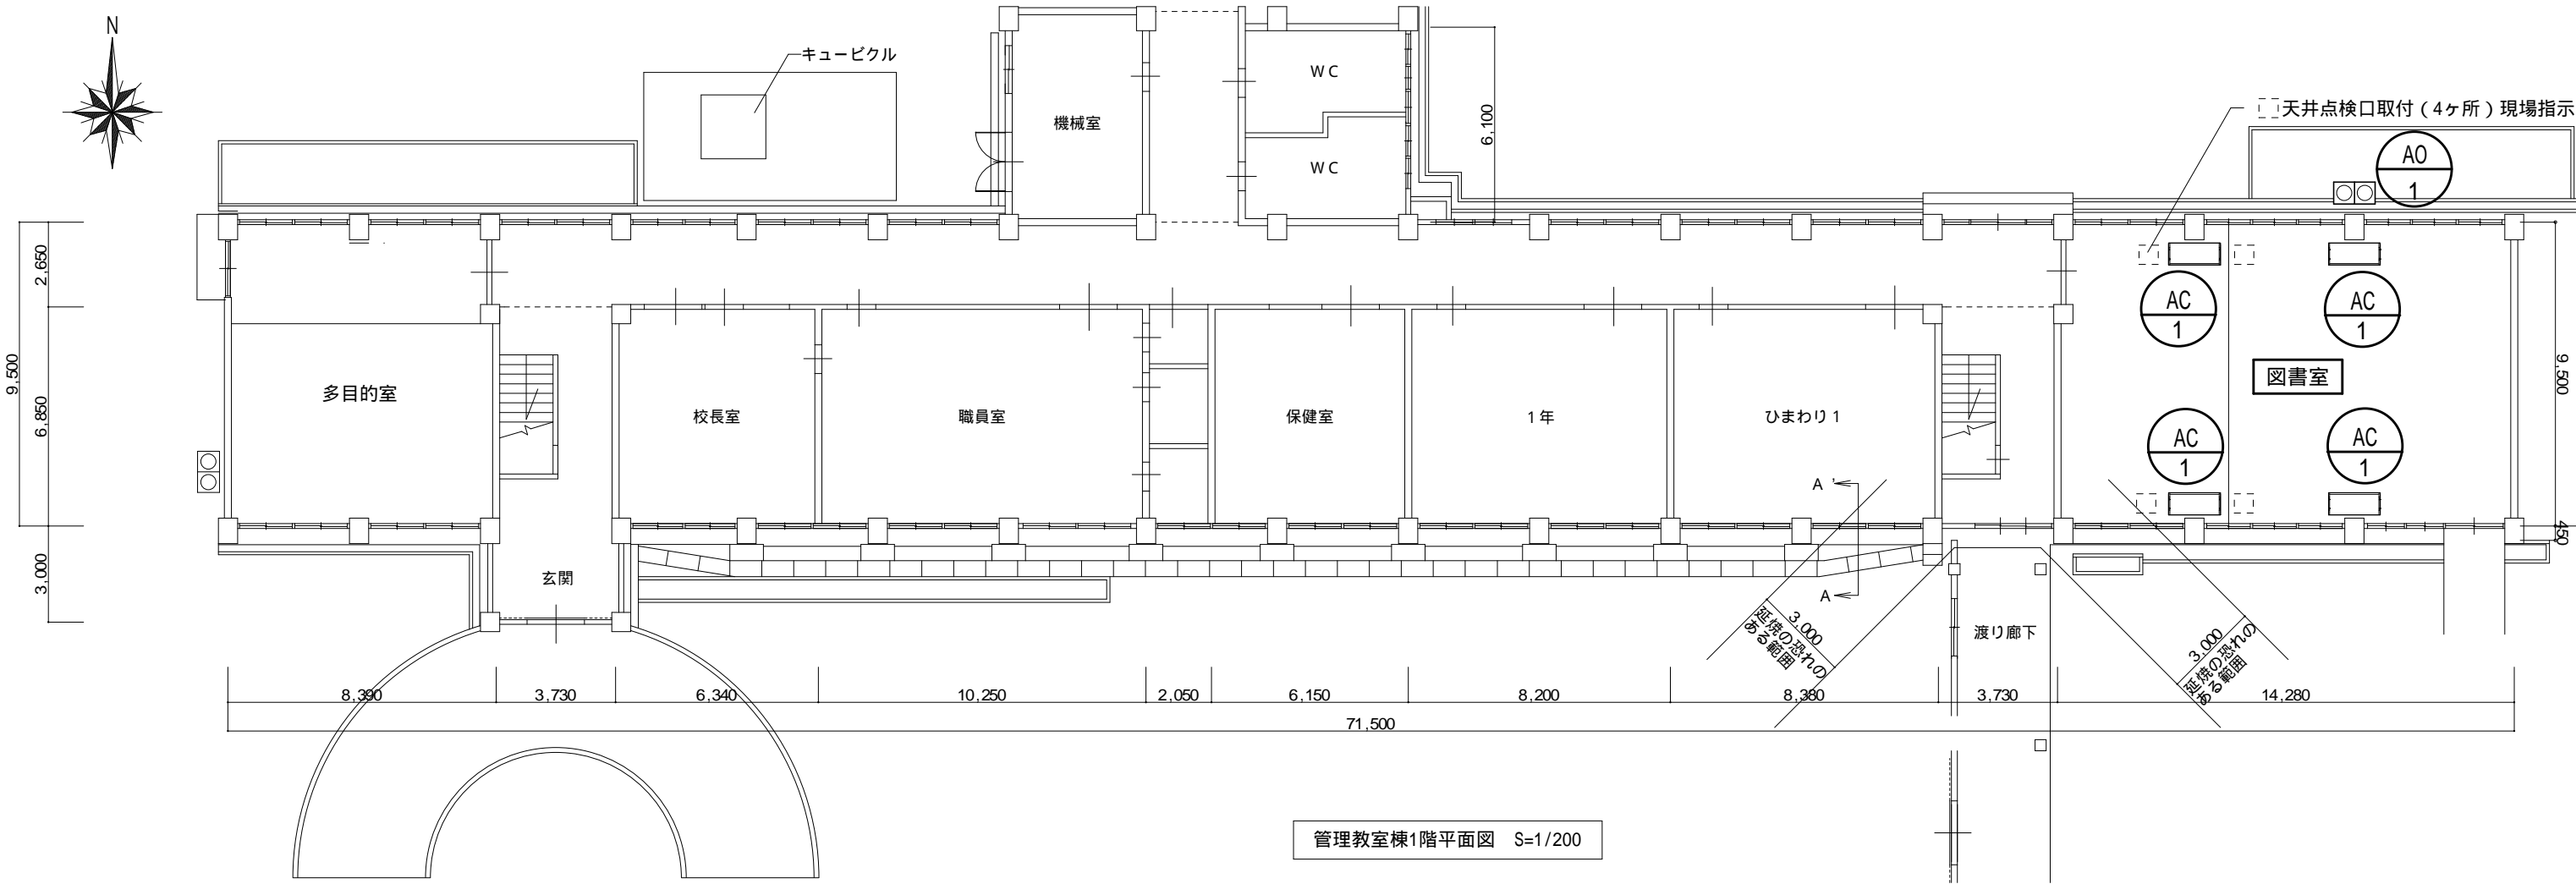

1級建築士登録第304900号 安谷 潔 美			住空間デザイン KANNON		カノン設計室 TEL 0858-52-1175 FAX 0858-52-1176	TITLE 八橋小学校管理棟(図書室)空調更新工事	NO A — 2
DATE R4.6.5			CHIEF	DRAW		空調設備図 S S=1:200	DRAWING NO