


# 令和 5 年度

 
## 赤碕小学校(職員室・校長室・図書室)空調更新工事

図面リスト			
A-0	表紙・図面リスト		
A-1	配置図 付近見取図 工事概要		
A-2	空調設備図（職員室・校長室）		
A-3	空調設備図（図書室）		

TITLE	赤碕小学校(職員室・校長室・図書室)空調更新工事	NO	A — O
	表紙・図面リスト	S	DRAWING NO

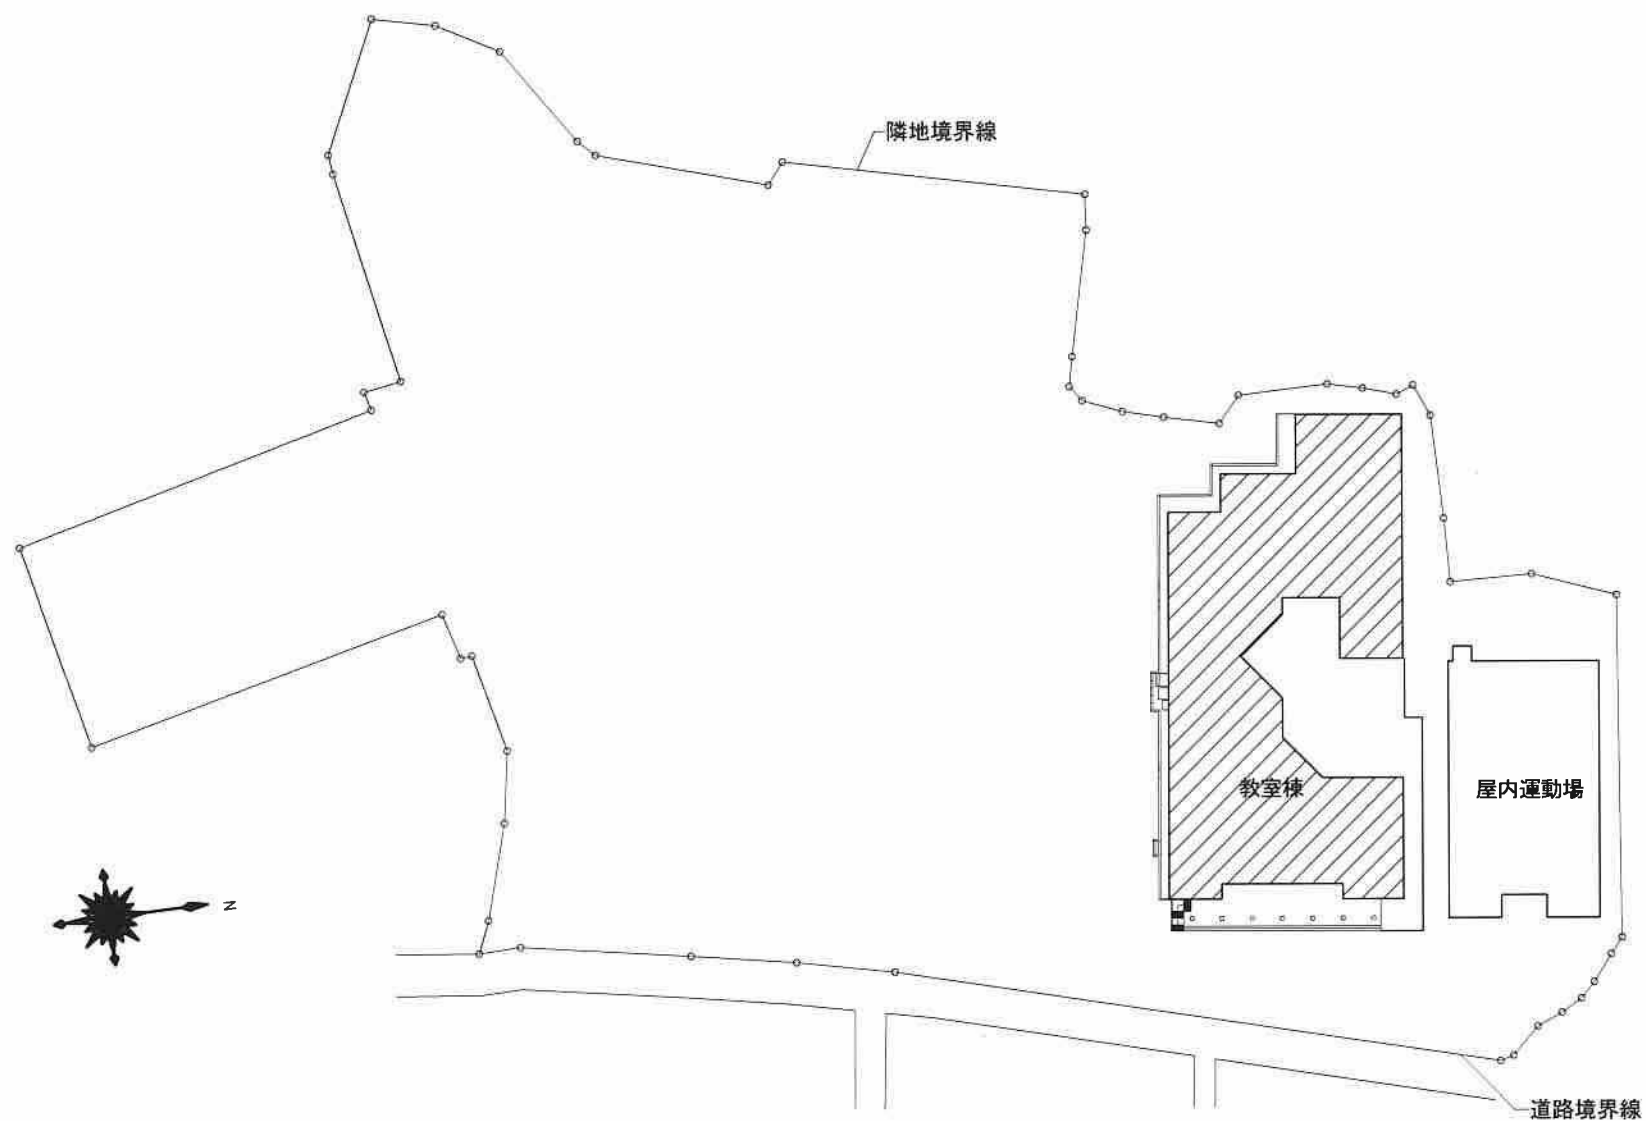

配置図 S=1:1000

 対象建築物部分

工事概要・備考	職員室・校長室・図書室の空調を更新工事をする。
	冷媒配管、ドレン管は既設再利用とする。
	学校教育に支障がないよう、学校と十分な打合せを行い施工する事。
	工事車両の通行及び駐車は、学校に迷惑のかからない様にし、十分な安全対策を行う事。



付近見取図

TITLE 赤崎小学校(職員室・校長室・図書室)空調更新工事		NO A — 1	
配置図 付近見取図 工事概要		S=1:1000 DRAWING NO	

更新前空調機器表

記号	名称	品名(室内機)	台数	記号	参考品番(室外機)	台数	備考
AC1	空冷ヒートポンプ	PC-RP80GAH	1	A01	PUZ-RPSHA-BSE	1	撤去処分
AC2	空冷ヒートポンプ	PK-RP50GA	1	A02	PUZ-P50SGA-BSE	1	撤去処分


令和5年度空調更新を  
実施する部屋を表す。

室名

更新後空調機器表

※品番は参考品である。

記号	名称	品名	室内機(参考品番)	台数	記号	室外機(参考品番)	台数	冷房能力 (KW)	暖房能力 (KW)	電源	架台 (参考品番)	備考
AC1	空冷ヒートポンプ	三菱重工ゼネコン ハイパースターシリーズ 天井形 耐重塩害仕様 (FDEV805HK5SA)	FDEZP805SA	1	A01	FDCVSP805HK	1	7.1	8.0	単相200V	平置架台 SA08330	リモコン 防護ネット (HA06454) 天井点検口450×450 2ヶ所
AC2	空冷ヒートポンプ	三菱重工ゼネコン ハイパースターシリーズ 壁掛形 耐重塩害仕様FDKV505HKA5SA)	FDKZP565SA	1	A02	FDCVSP505HKA	1	4.5	5.0	単相200V	平置架台 SA08613	ワイヤレス受信部 ワイヤレスリモコン 防護ネット (HA06294)

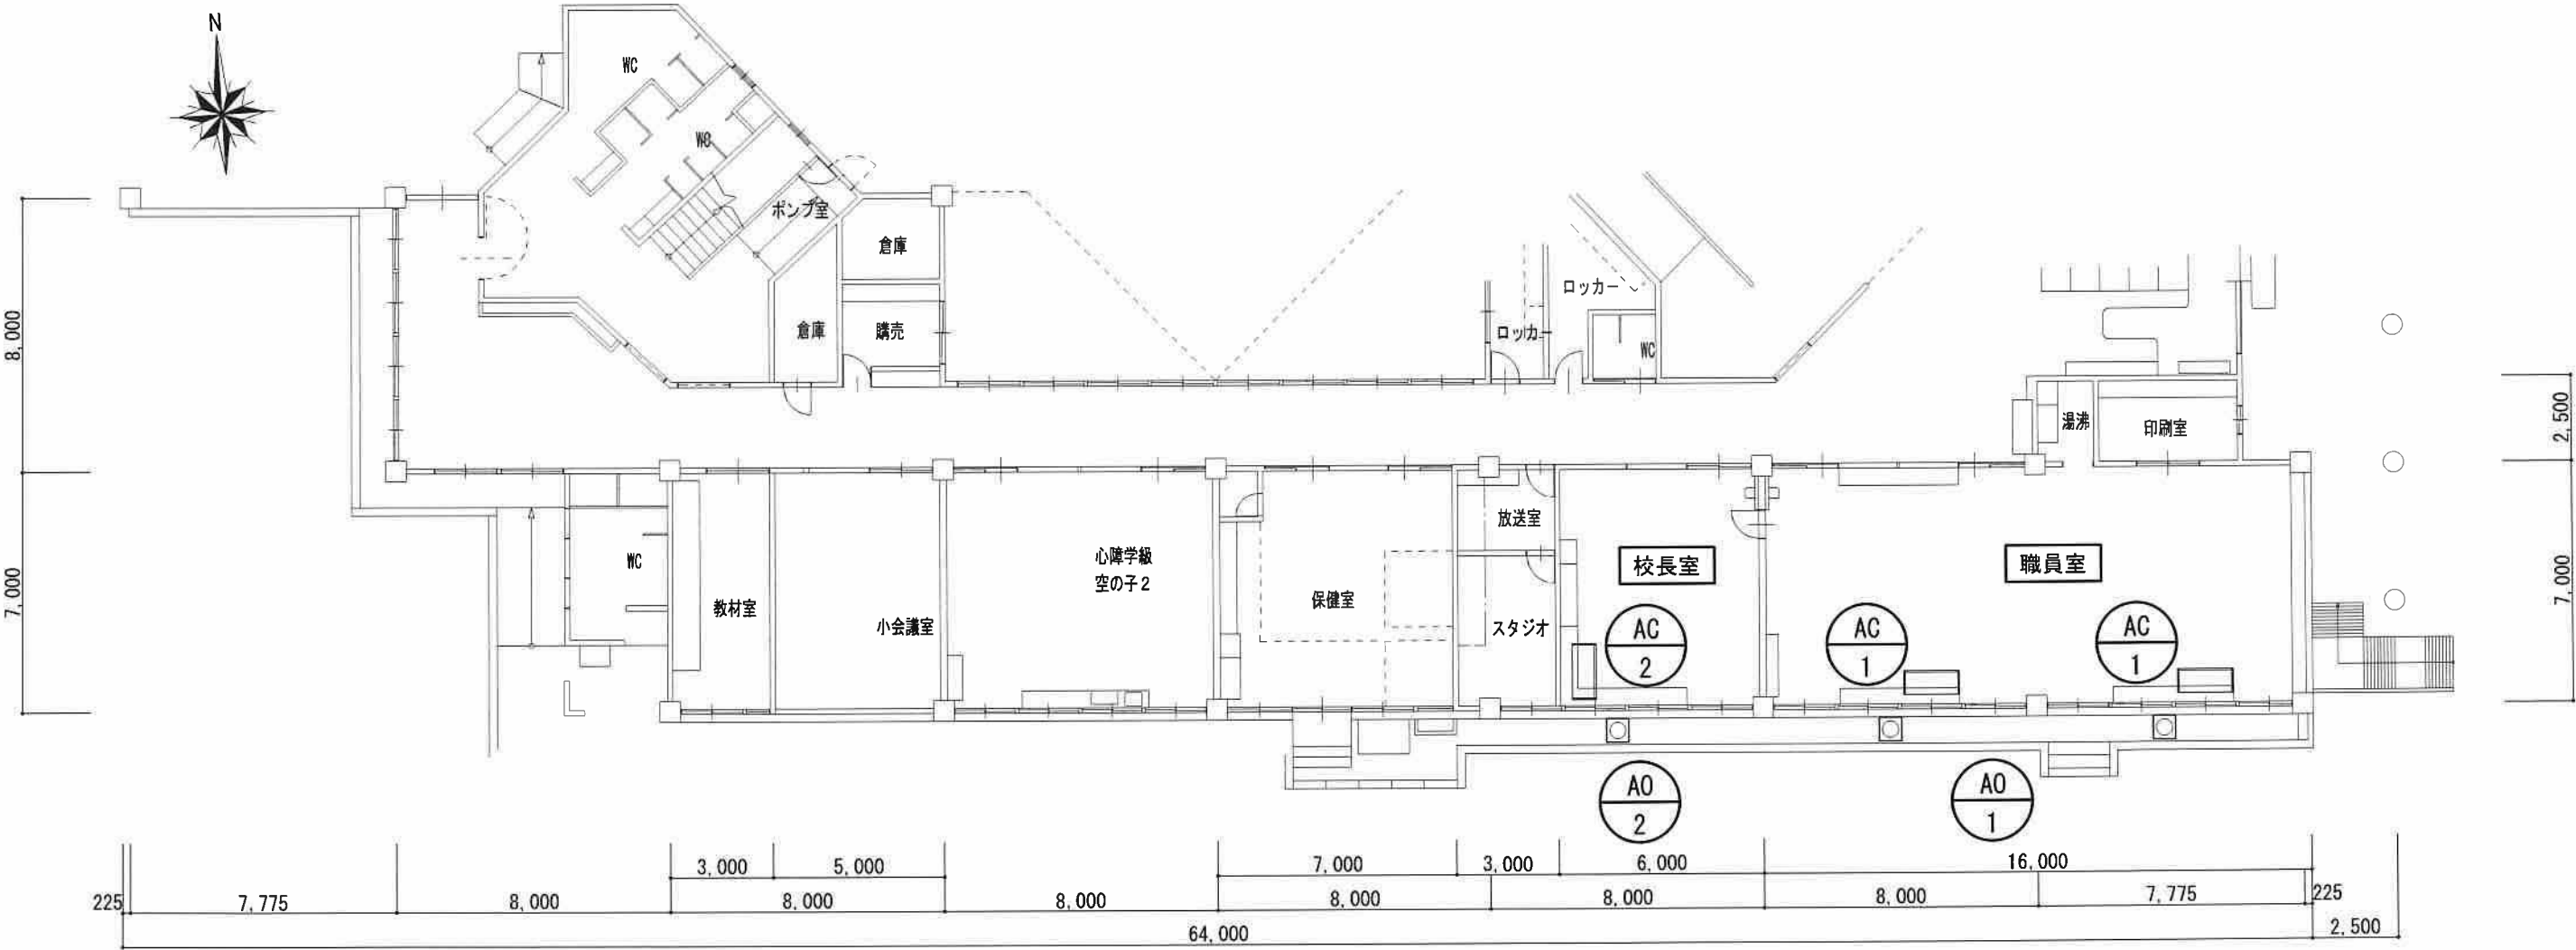

1階平面図 S=1/200

TITLE	赤碕小学校(職員室・校長室・図書室)空調更新工事	NO	A — 2
	空調設備図(職員室・校長室)	S	DRAWING NO

更新前空調機器表

記号	名称	品名(室内機)	台数	記号	参考品番(室外機)	台数	備考
AC3	空冷ヒートポンプ	PUZ-160GA8	2	A03	PU-J160GA8	2	撤去処分


令和5年度空調更新を  
実施する部屋を表す。

室 名

更新後空調機器表

※品番は参考品である。

記号	名称	品名	室内機(参考品番)	台数	記号	室外機(参考品番)	台数	冷房能力 (KW)	暖房能力 (KW)	電源	架台 (参考品番)	備考
AC3	空冷ヒートポンプ	三菱重工エゼンシオン ハイパ-インバ-ターシリーズ 天井形 耐重塩害仕様 (FDEV1605HA5SA)	FDEZP1605SA	2	A01	FDCVSP1605HA	2	14.0	16.0	三相200V	平置架台 SA08330	リコ- 防護ネット (HA07700) 天井点検口450×450 2ヶ所

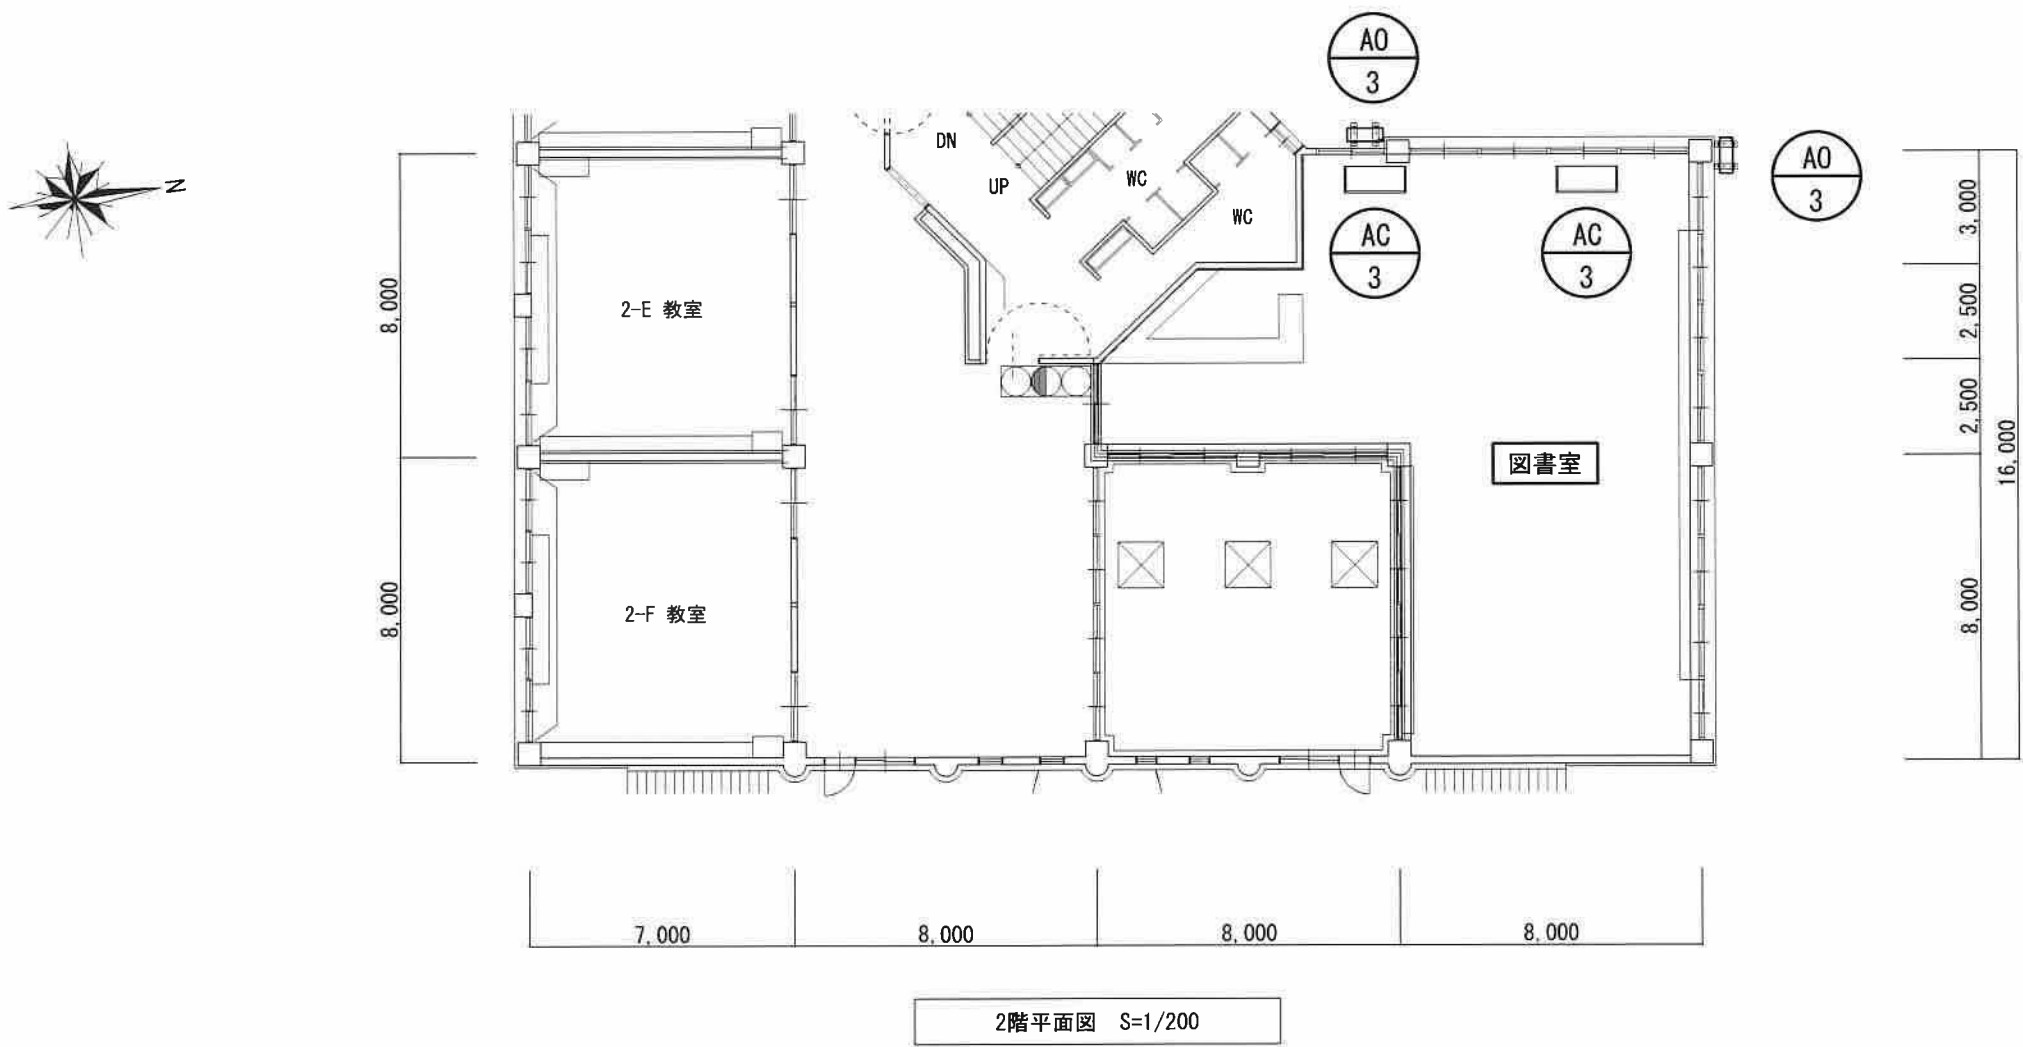

TITLE	NO
赤碕小学校(職員室・校長室・図書室)空調更新工事	A 3
空調設備図(図書室)	DRAWING NO
S=1:200	